



施工断面図 S=1:20


フレキャスト散水管  
【断面図①】

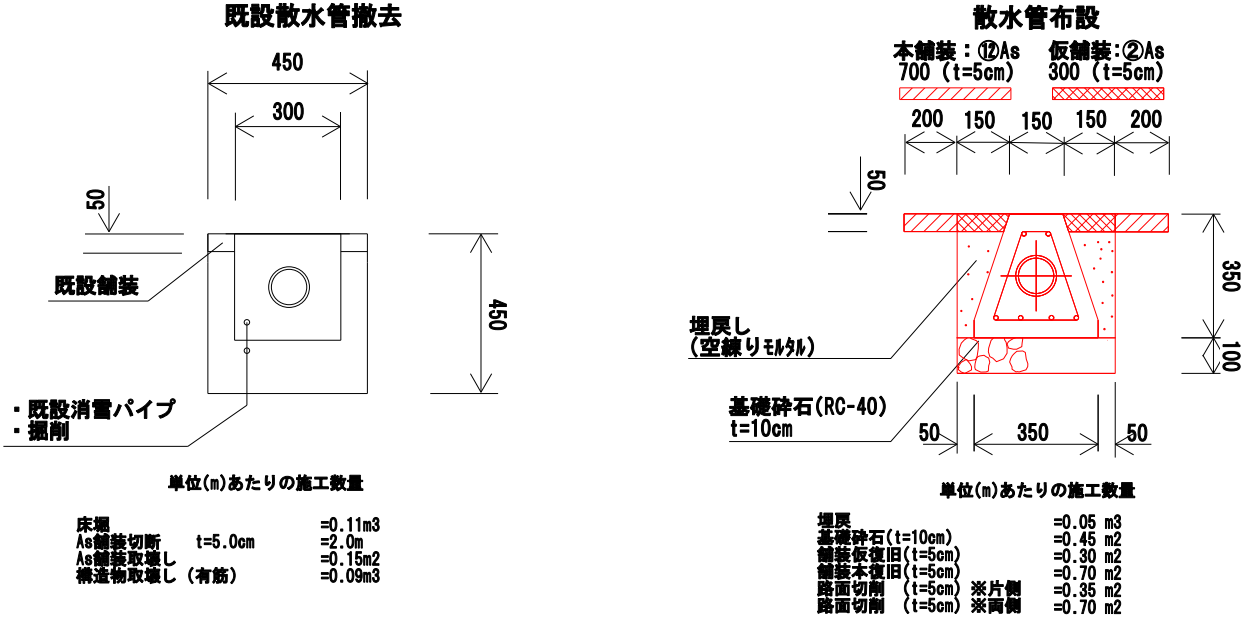

フレキャスト送水管  
【断面図②】

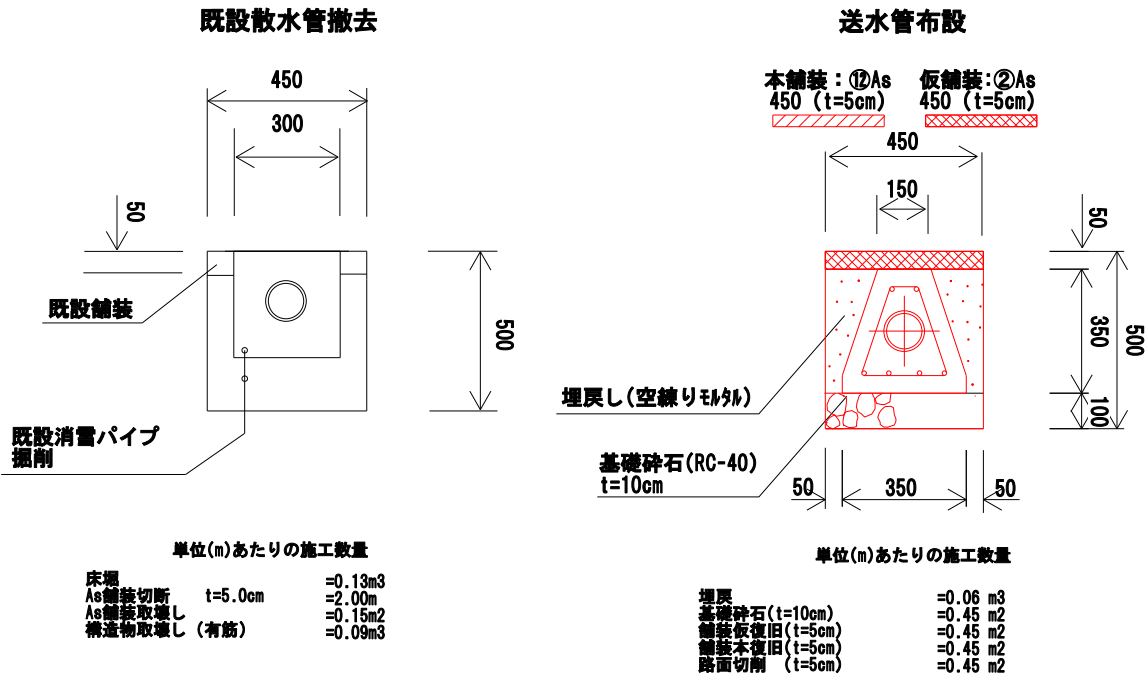

現場打ち  
(□300 ⇒ □350)  
【断面図③】

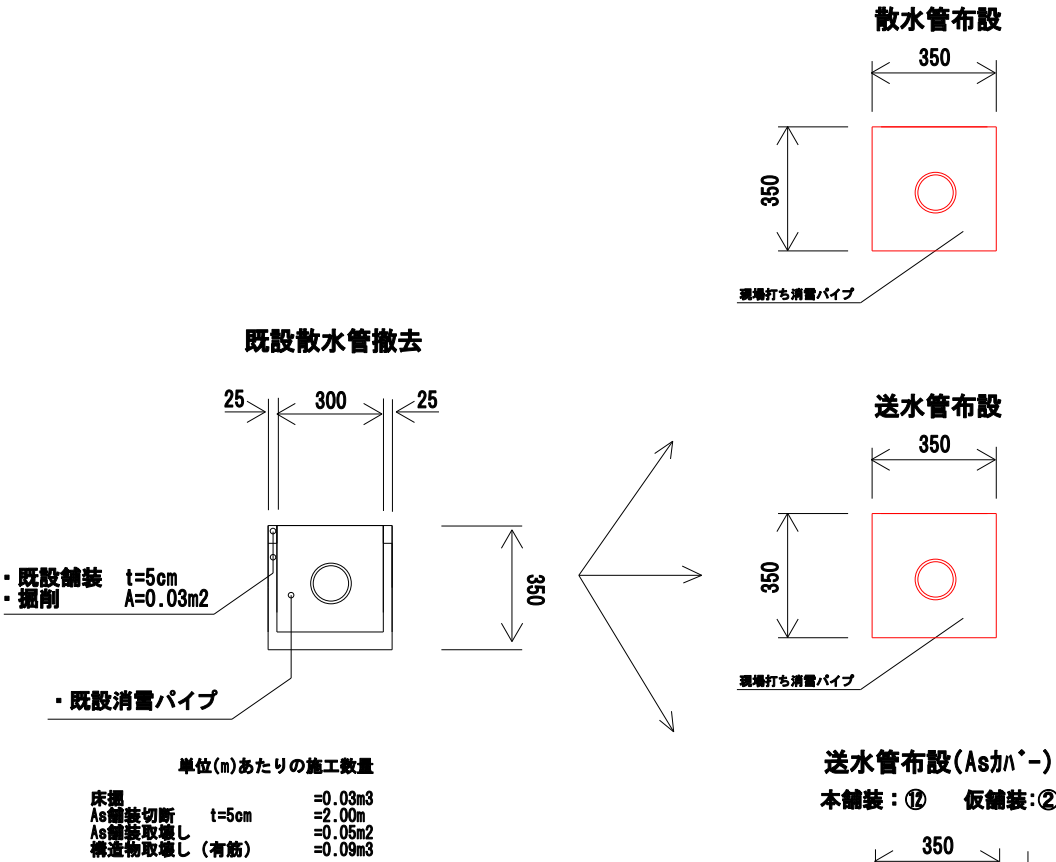

令和 4 年度 工事番号 除雪 第 3 号
小千谷市 山寺 地内
(2)山寺幹線 消雪パイプ布設替工事
施工断面図-1
縮尺 図 示
新潟県小千谷市