
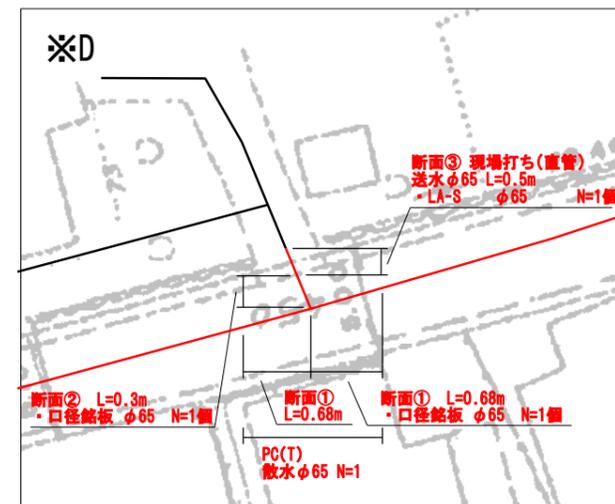
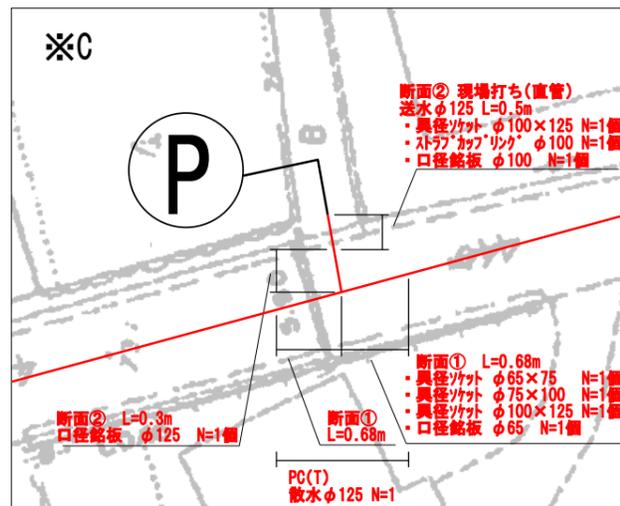
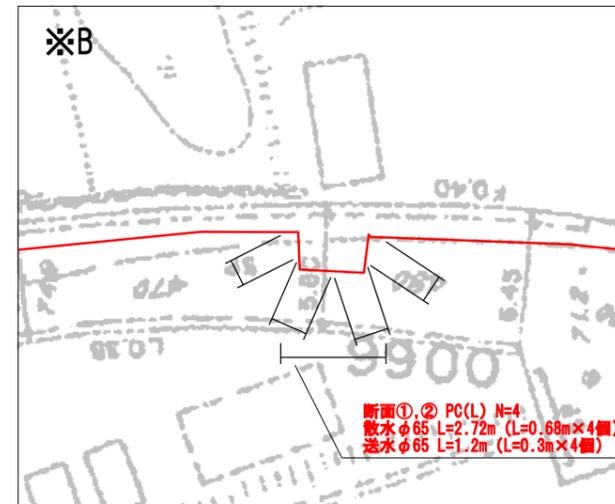


# 拡大図 S=1:300

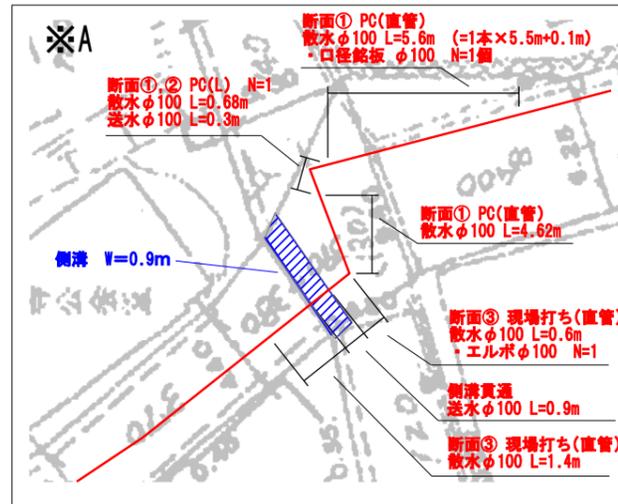

令和 4 年度 工事番号 除雪 第 3 号	
小千谷市 山寺 地内	
(2)山寺幹線 消雪パイプ布設替工事	
施工断面図-1	
縮尺	図示
新潟県小千谷市	